


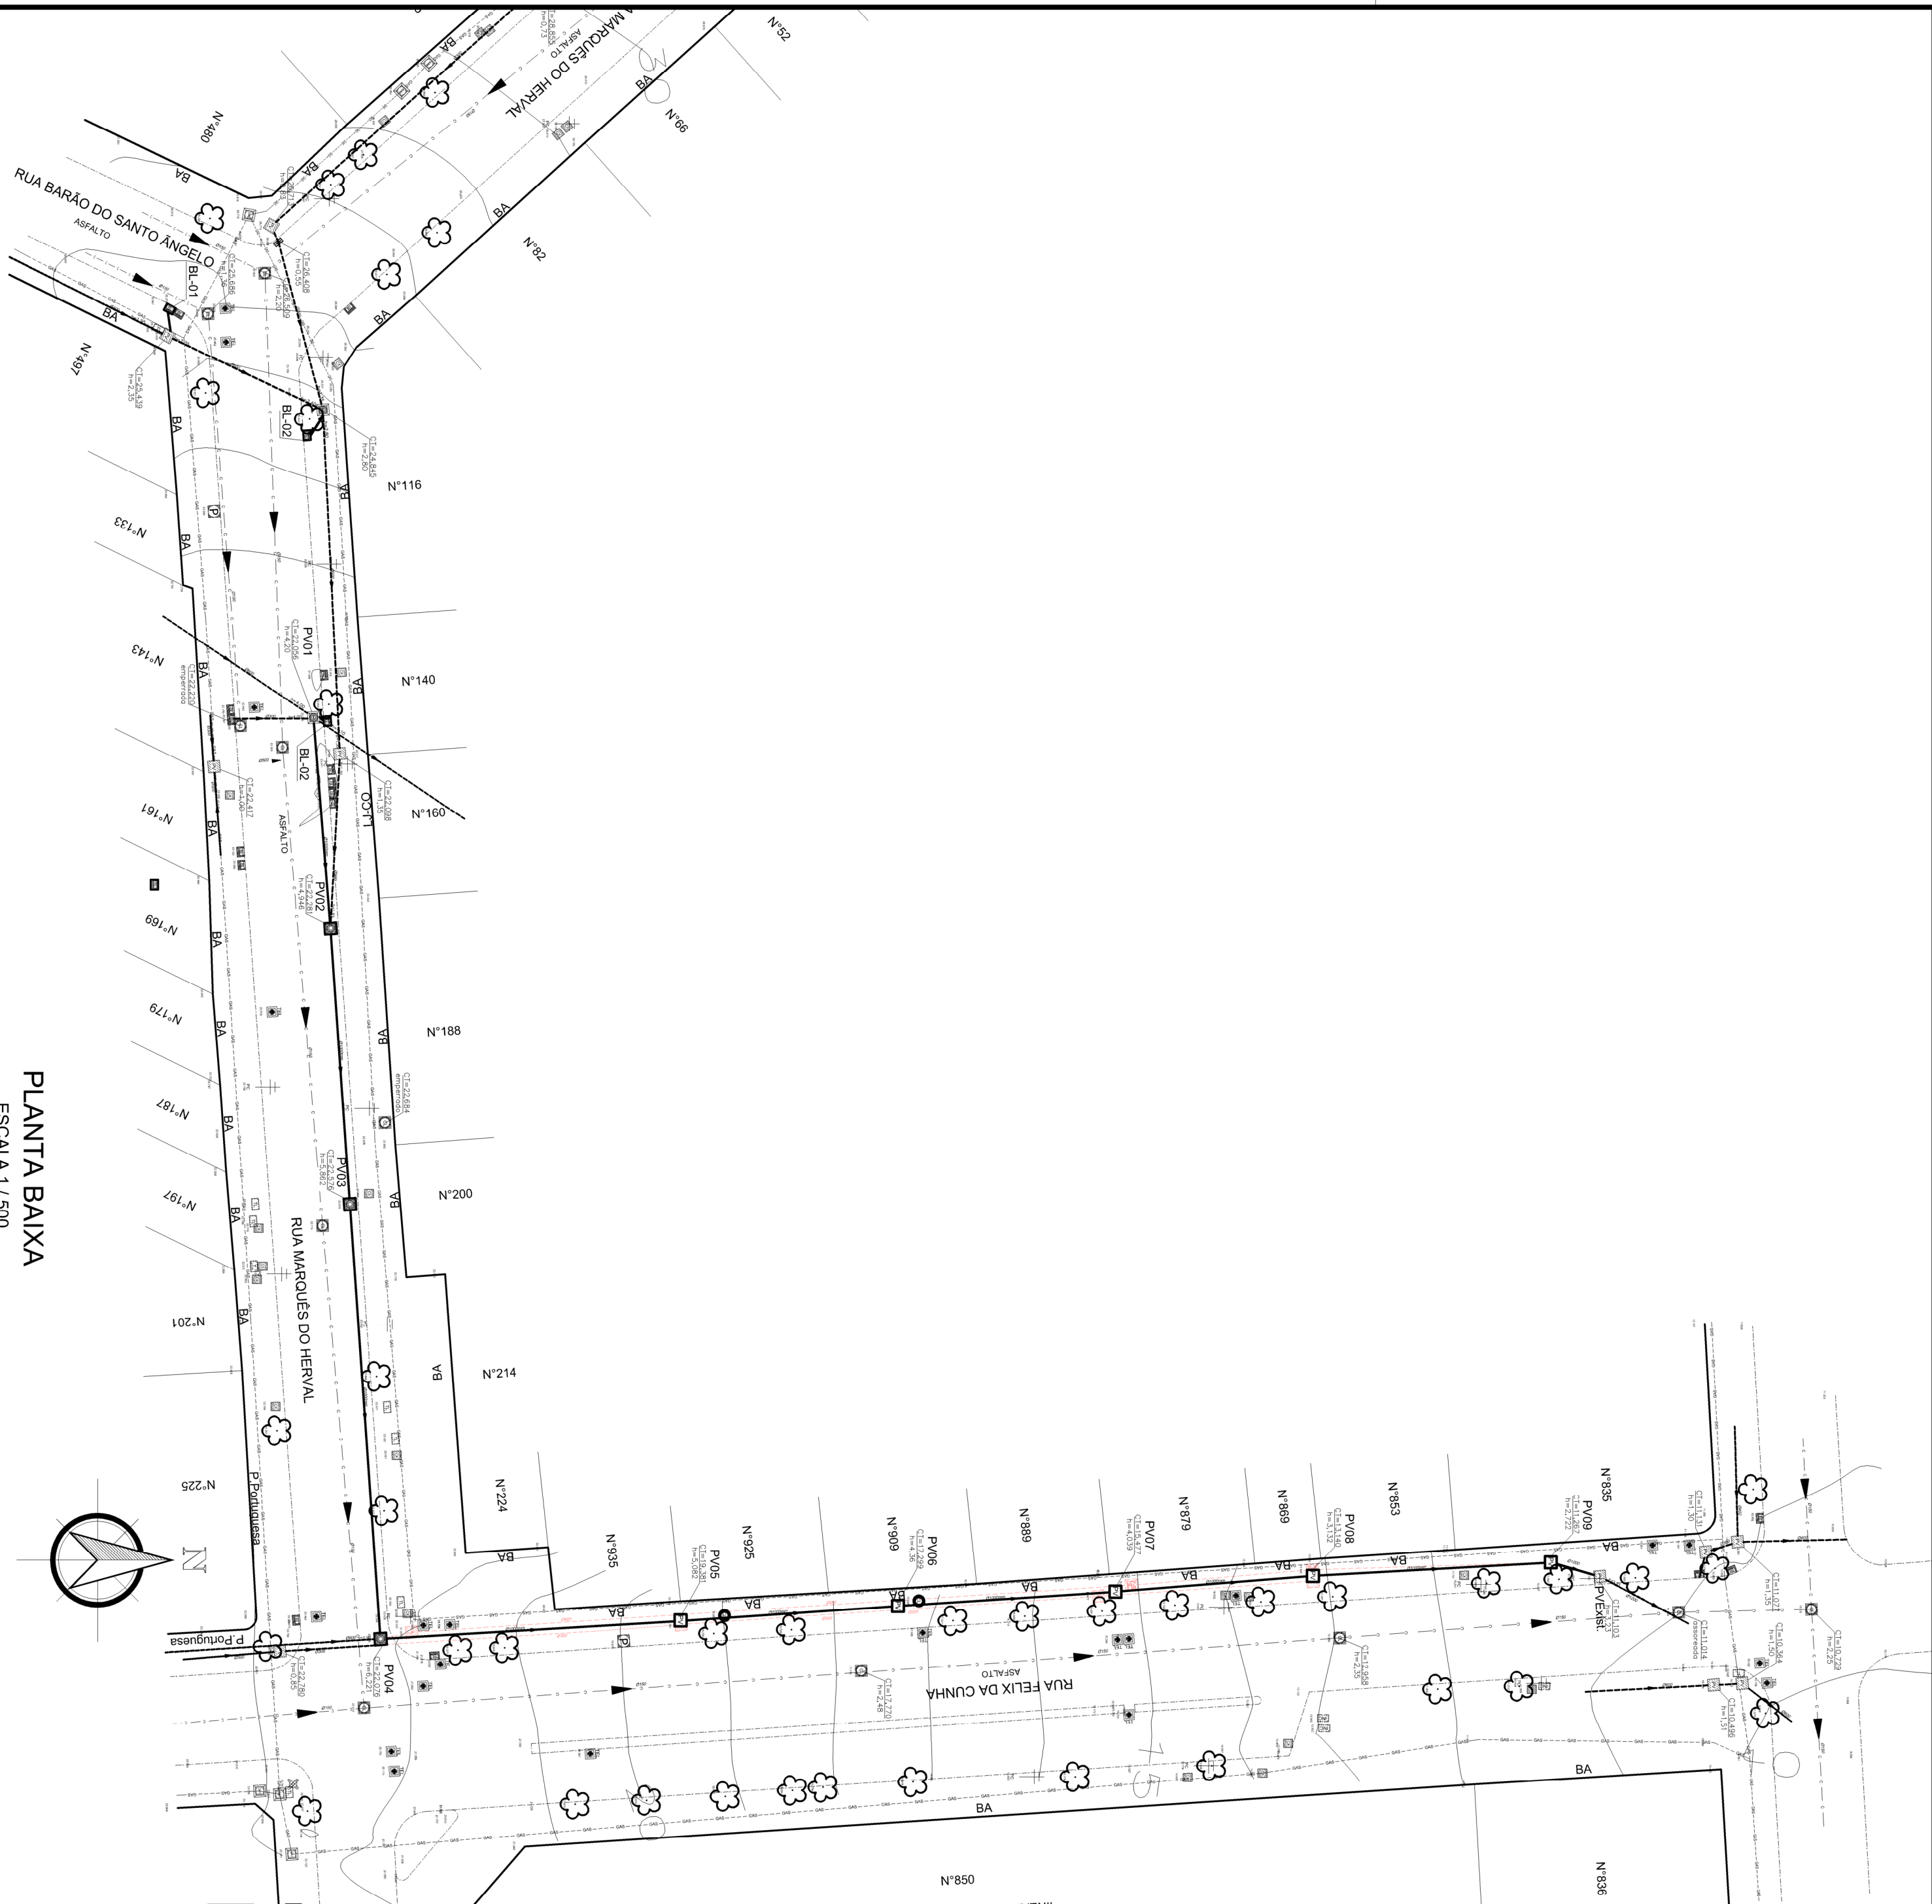

PLANTA BAIXA
ESCALA 1 / 500

LEGENDA DRENAGEM:

- REDE PROJETADA
- REDE PROJETADA ENVEOPADA
- REDE PLUVIAL EXISTENTE
- REDE PLUVIAL EXIST
- REDE A SER REMOVIDA (substituído)
- PV EXISTENTE
- BOCA-DE-LOBO EXISTENTE
- PV NOVO PROJETADO
- BOCA-DE-LOBO PROJETADA
- POÇO DE VISITA - RUA

MURO ALVENARIA	
MURO GRADIL	
MEIO FIO	
CICLOVIA	
ALINHAMENTO FREDIAL	
REDE PLUVIAL EXIST	
REDE CLOACAL EXIST	
GALEIA	
ADUTORIA	
TUBULAÇÃO GAS	

REGISTRO ÁGUA	
POÇO DE VISITA - CALÇADA	
POÇO DE VISITA - RUA	
CAIXA CLOACAL	
BOCA DE LOBO	
CAIXA TAMPA CONCRETO	
CAIXA CLOACAL PASSIVO	
GALEIA	
ARMÁRIO TELEFONE	
CAIXA TELEFONE	

CONSTRUÇÃO DE ALVENARIA	
CORTA SOLARIAS	
CAIXA TELEFONE	
GRELHA	
HIDRANTE	
CAIXA INCENDEIO	
POSTE DE MADEIRA	
POSTE DE CONCRETO	
POSTE DE FERRO	
LUMINARIA	

REGISTRO ÁGUA	
POÇO DE VISITA - CALÇADA	
POÇO DE VISITA - RUA	
CAIXA CLOACAL	
BOCA DE LOBO	
CAIXA TAMPA CONCRETO	
CAIXA CLOACAL PASSIVO	
ARMÁRIO TELEFONE	
CAIXA TELEFONE	

PARQUEMETRO	
LIXEIRA	
OBRA DE ARTE	
GRADIL	
BANCO DE PRAÇA	

DESENHISTA	ENG. CARLOS SCHNEIDER	O QUE MODIFICOU	R00	10/2021
DESENHO	PROJETO	MODIFICAÇÃO	REVISÃO	DATA
DMAE/ENG°/ARO° RESP. EXECUÇÃO				
EMPRESA/ENG°/ARO° RESP. EXECUÇÃO				
Prefeitura Municipal de Porto Alegre				
DEPARTAMENTO MUNICIPAL DE ÁGUA E ESGOTOS				



Diretoria de Gestão e Desenvolvimento

PROJETO DE DRENAGEM
SUBSTITUIÇÃO DE REDE PLUVIAL E
E DESATIVAÇÃO DE COLETOR DE FUNDOS
Ruas Marquês do Herval e Félix da Cunha

REDE PROJETADA

FOLHA DO PROJETO/GRUPO DA OBRA	DESENHO
4905	
ESCALA	DATA
INDICADA	OUT. 2021
RESPOSTA TÉCNICA	PARTE
RESPOSTA TÉCNICA	03/04
ENG. ANO. DE PROJETO-DMAE	
ENG. CARLOS SCHNEIDER	
COORDENADOR DE PROJETOS	
ENG. FABIANA B. T. DE ARRUDA	
GERENTE DE PROJETOS E OBRAS	
ENG. MARCO GIL FACIN	
CODIGO DO PROJETO/PROCESSO	
21.10.000004439-4	